





voorgevel




achtergevel

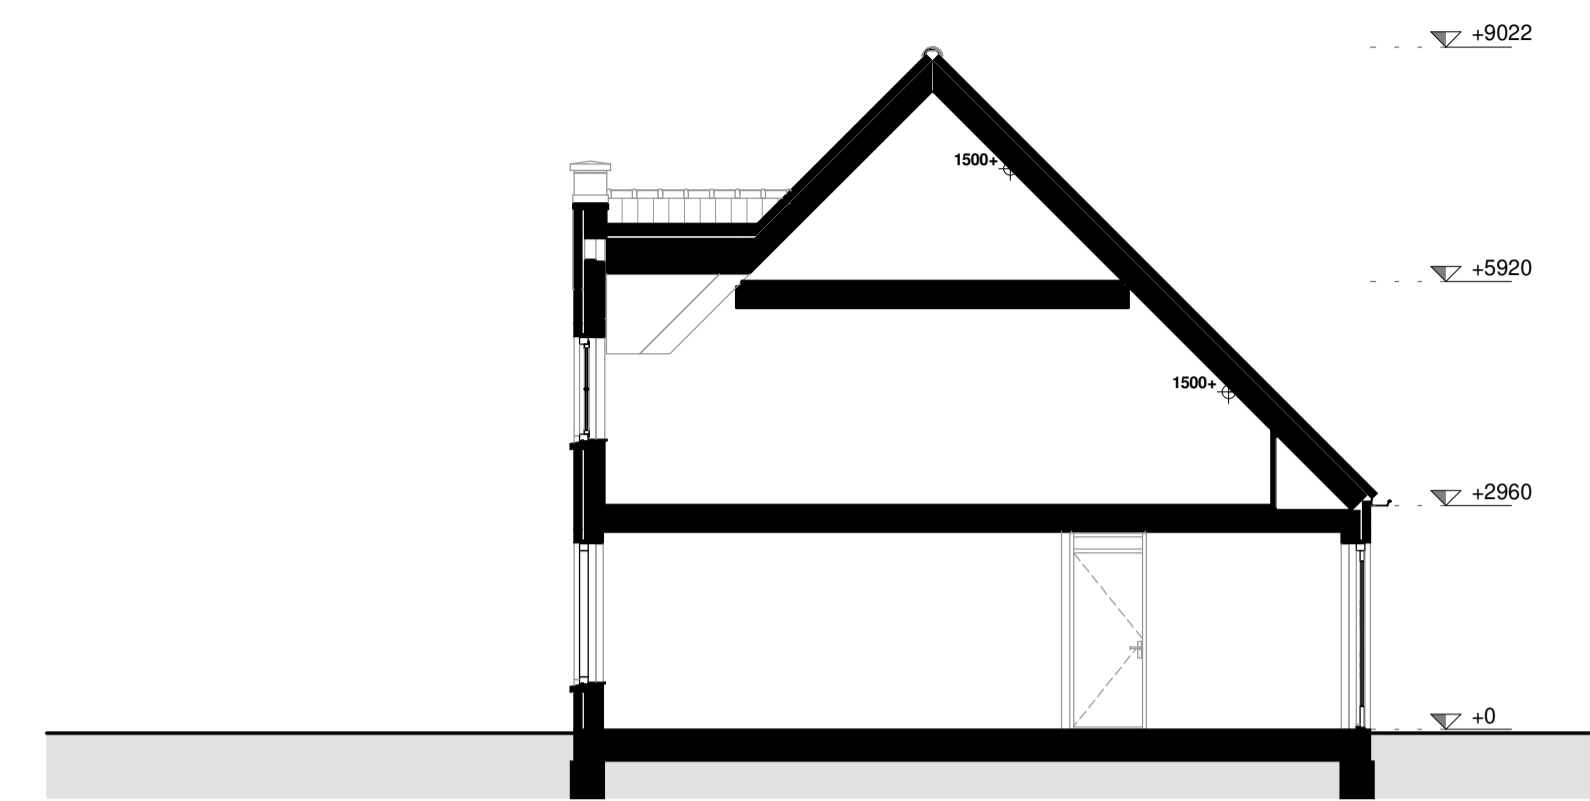


doorsnede

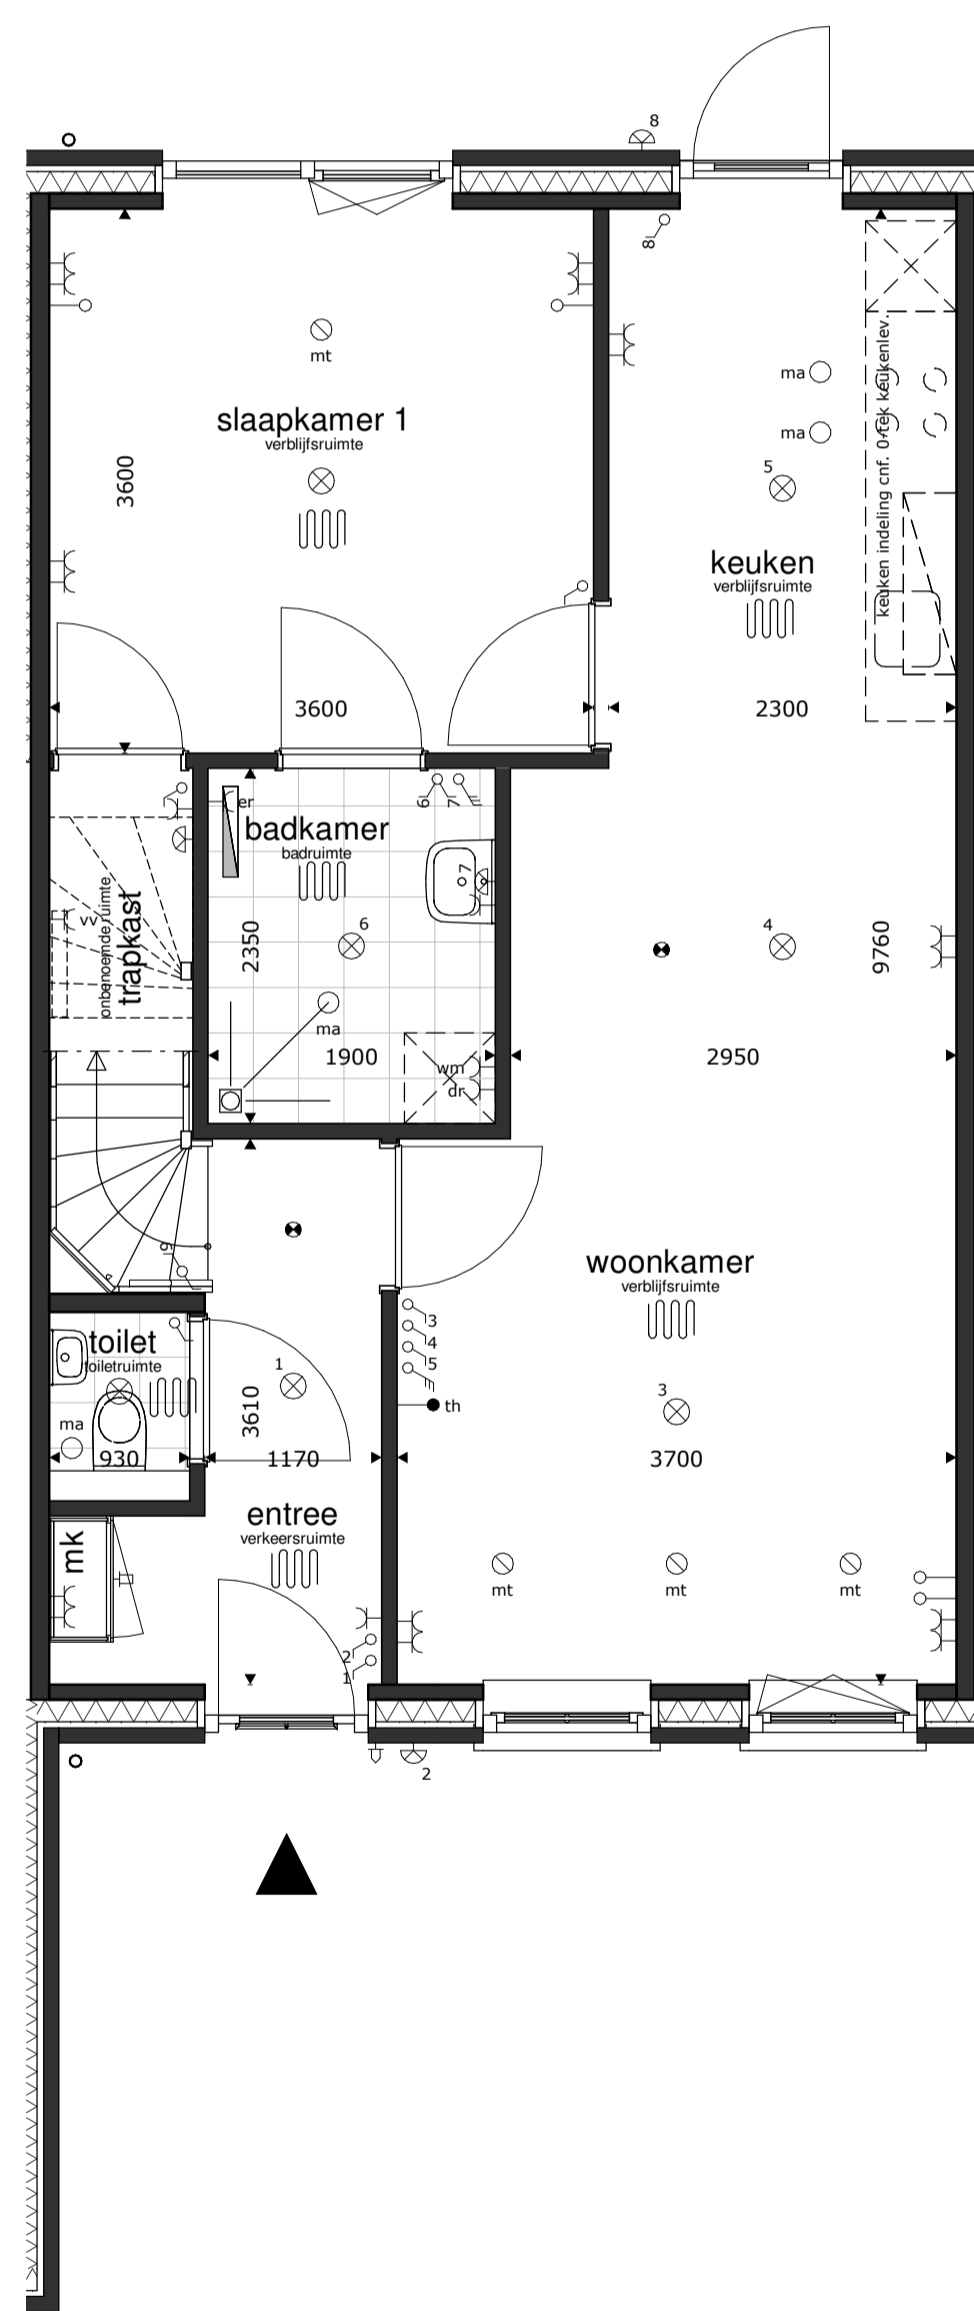

begane grond

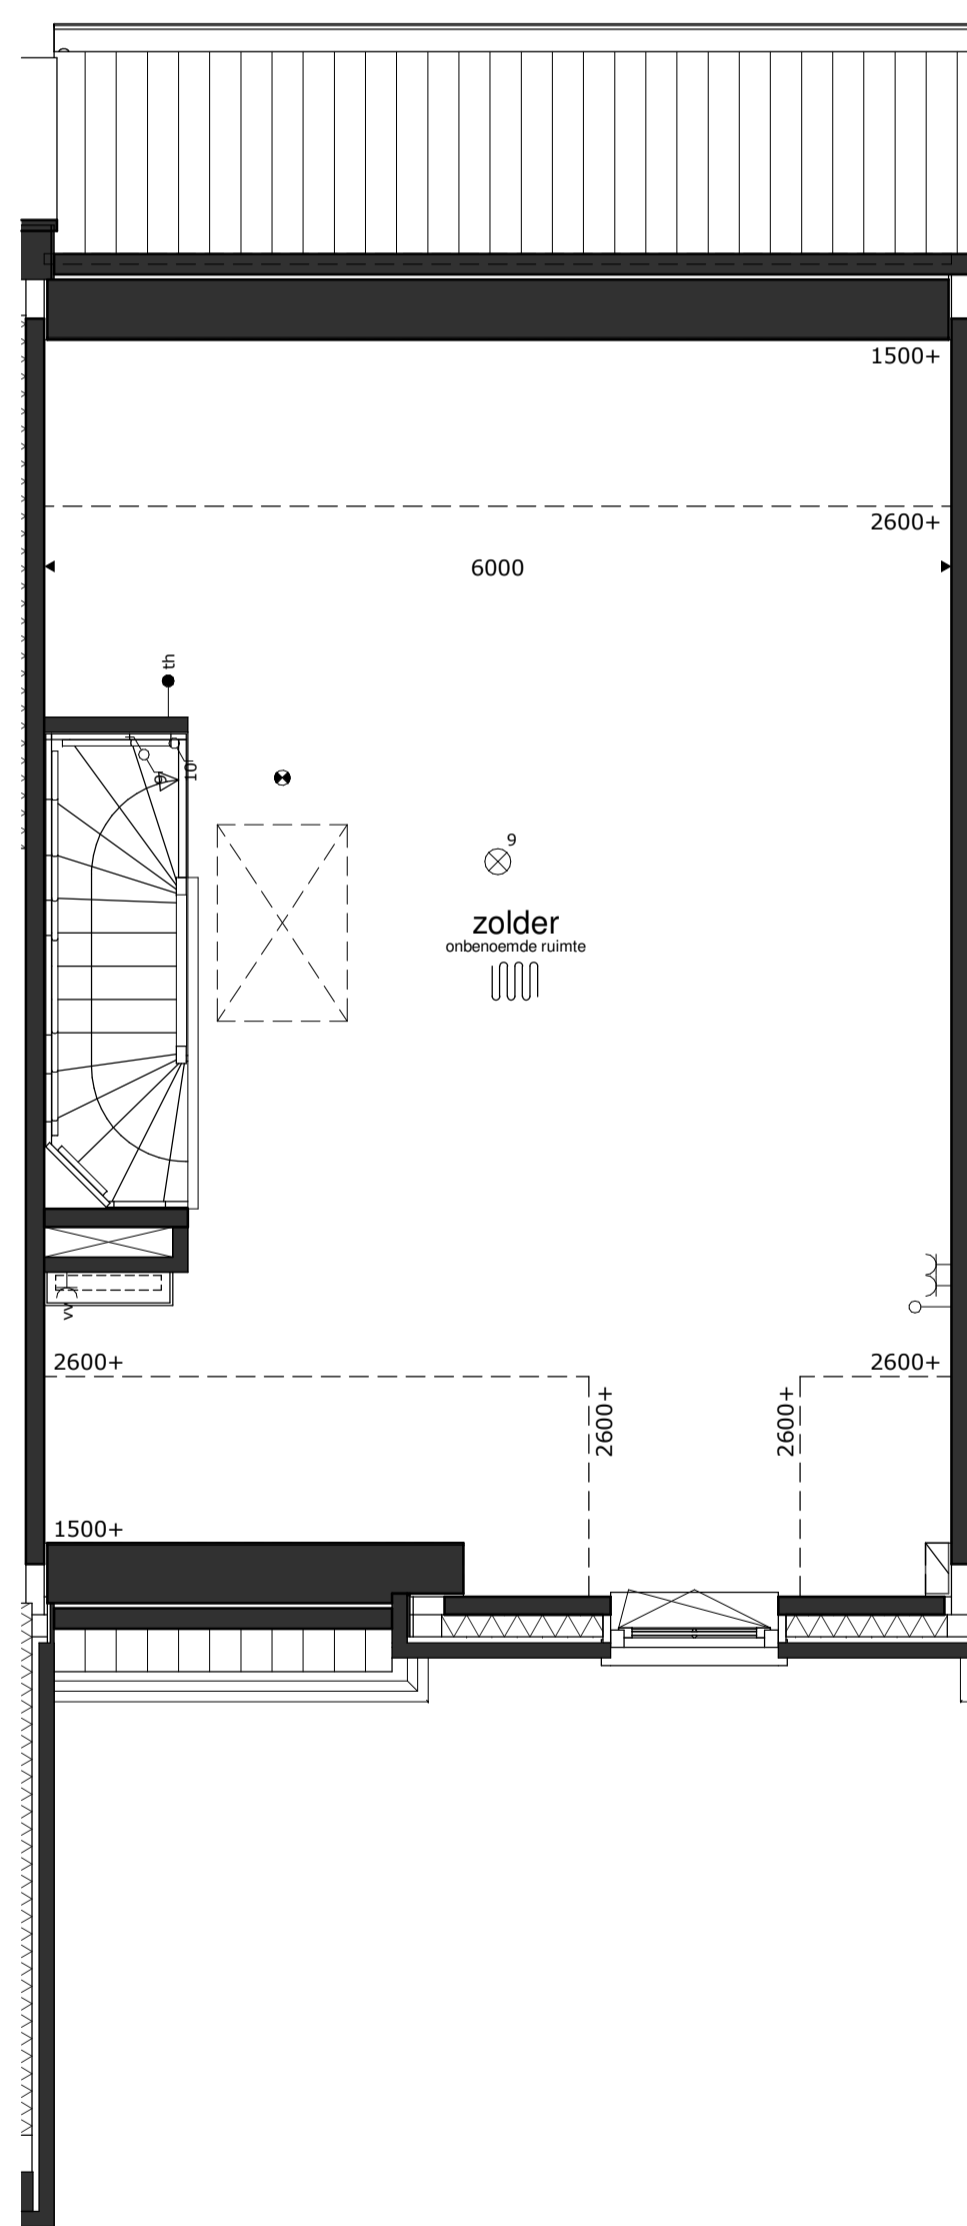

1e verdieping

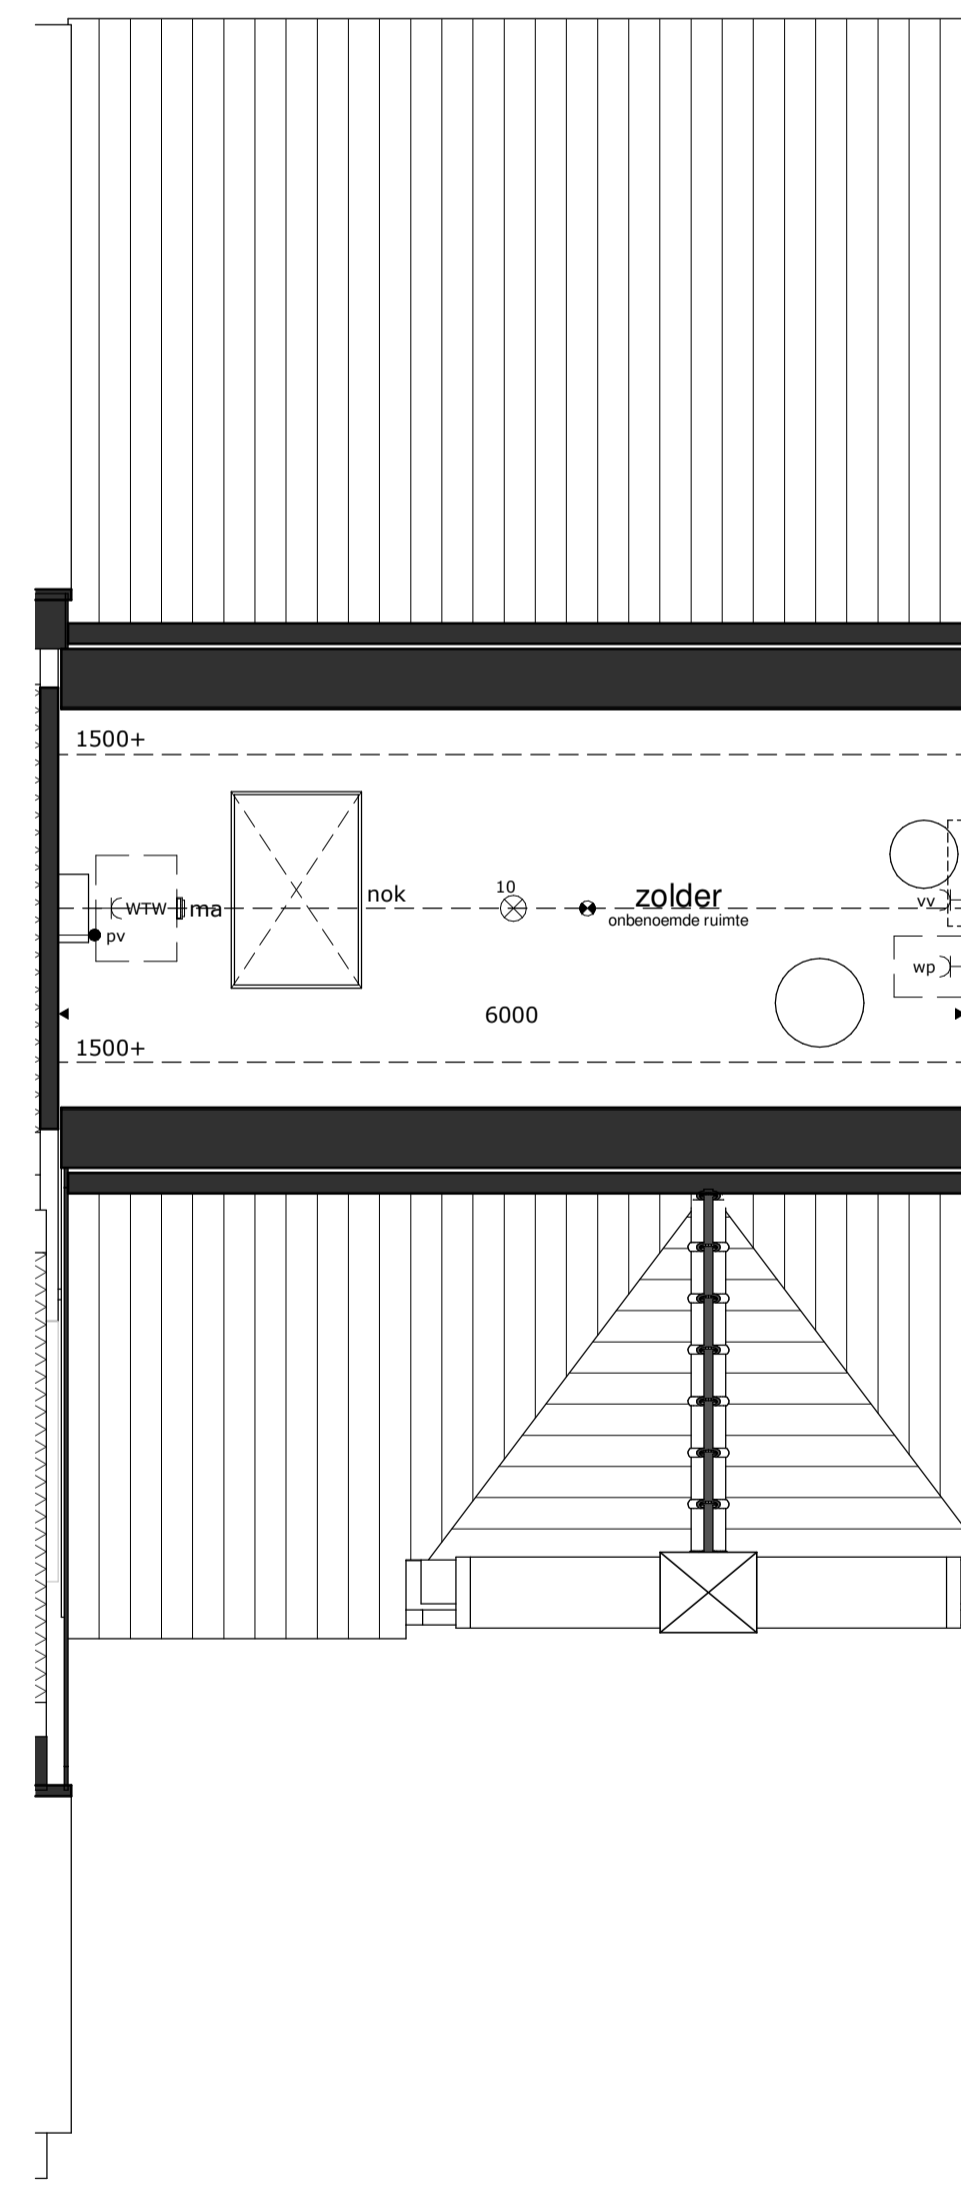

2e verdieping



RENVOOI

⊗	= plafondlichtpunt	—	= wandcontactdoos dubbel	—	= wandcontactdoos wasmachine	⊠	= schel	bu	= buiten-unit warmtepompinstallatie
⊕	= wandlichtpunt	—	= wandcontactdoos enkel	—	= wandcontactdoos warmtepompinstallatie	⊠	= bel	—	= basisaansluitingen keuken
⊗	= schakelaar dubbelpolig	—	= wandcontactdoos droger	—	= wandcontactdoos elektrisch kooktoestel, bedraad	⊕	= rookmelder op elektriciteitsnet	—	—
⊗	= schakelaar enkelpolig	—	= wandcontactdoos elektrische radiator (bijverwarming)	—	= wandcontactdoos ventilatiesysteem	⊕	= afvoerpunt mech. ventilatie	—	—
⊗	= gecombineerde schakelaar enkelpolig	—	= wandcontactdoos koelkast	—	= losse leiding	⊕	= toevoerpunt mech. ventilatie	—	—
⊗	= bediening ventilatiesysteem	—	= wandcontactdoos magnetron	—	—	⊕	= elektrische radiator (bijverwarming)	—	—
		—	= wandcontactdoos vaatwasmachine	—	—	⊕	= elektrische radiator (bijverwarming)	—	—
		—	= wandcontactdoos vaatwasmachine	—	—	⊕	= glerzuilwast	—	—
		—	= wandcontactdoos wasmask (recirculatie)	—	—	⊕	= vloermuiskast	—	—
		—		—	—	⊕	= aansluitpunt	—	—
		—		—	—	⊕	= aansluitpunt omvormer PV installatie, bedraad	—	—
		—		—	—	⊕	= aansluitpunt thermostaat, bedraad	—	—

* alle maten in millimeters
 * gevels, doorsnedes schaal 1:50, plattegronden schaal 1:50 (daken op 1200+ doorsnedes)
 * kleine wijzigingen voorbehouden
 * wijzigingen nav. engineering installatie, BENG-berekening en constructie voorbehouden
 * aan maatvoering kunnen geen rechten worden ontleend
 * verwarmingselementen, keukenopstelling, afzuigpunten en rookmelders indicatief weergegeven (plaats en afmeting)
 * PV panelen en overige installaties zijn indicatief weergegeven
 * warmtepomp, ventilatiebox, omvormers en dakdoorvoeren indicatief weergegeven (plaats en afmeting)
 * positie dakramen, positie dakcapellen, voorbereidingen dakramen en voorbereidingen dakcapellen kan wijzigen n.a.v. engineering dakplaten